


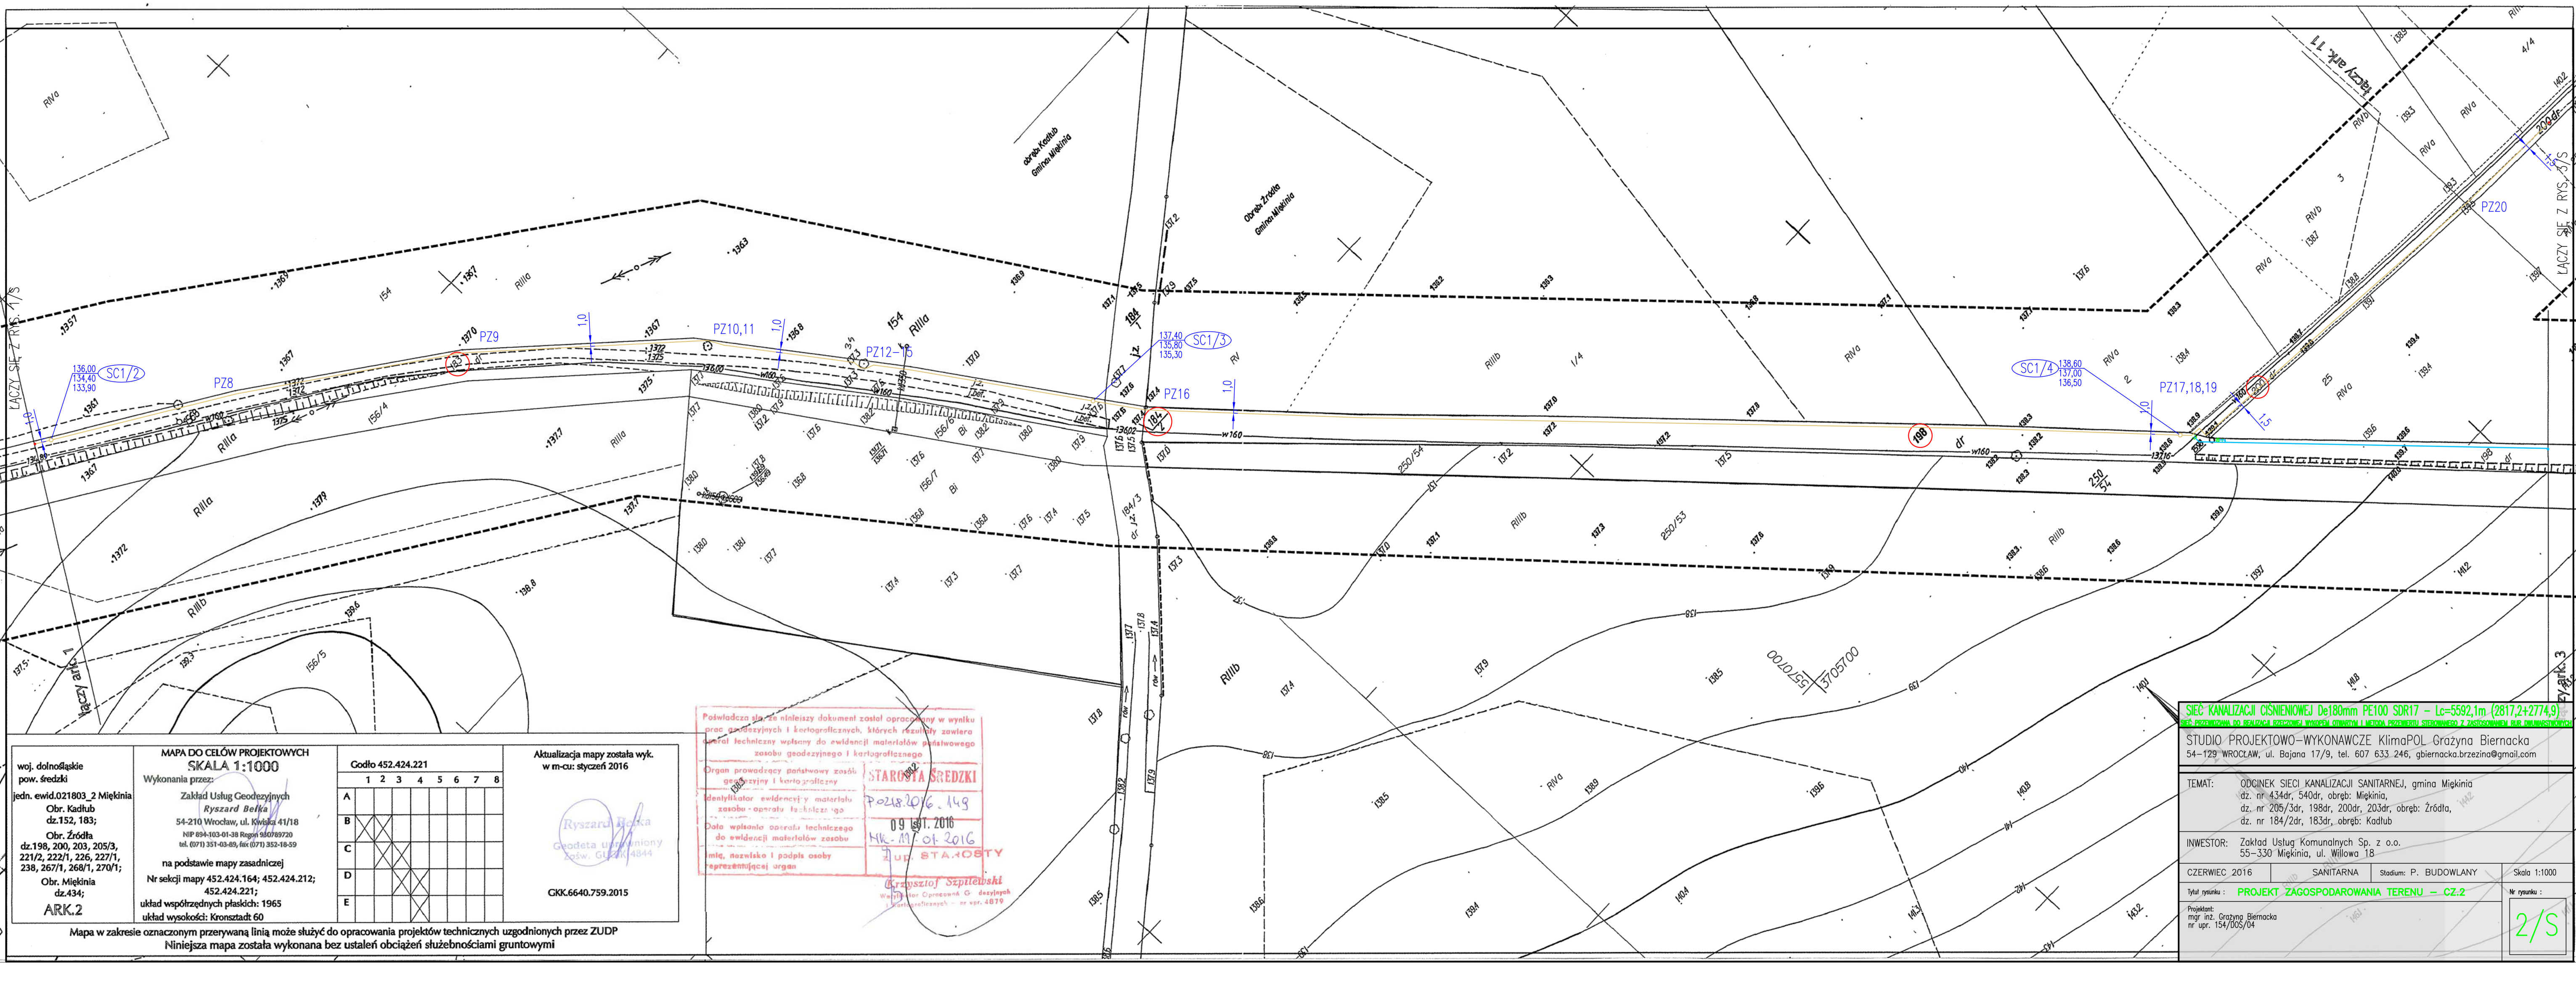

woj. dolnośląskie
pow. średzki
jedn. ewid. 021803_2 Miękinia
Obr. Kadłub
dz. 152, 183;
Obr. Źródła
dz. 198, 200, 203, 205/3,
221/2, 222/1, 226, 227/1,
238, 267/1, 268/1, 270/1;
Obr. Miękinia
dz. 434;
ARK.2

**MAPA DO CELÓW PROJEKTOWYCH
SKALA 1:1000**
Wykonania przez:
**Zakład Usług Geodezyjnych
Ryszard Belka**
54-210 Wrocław, ul. Kwieśca 41/18
NIP 894-103-01-38 Regon 950789720
tel. (071) 351-03-89, fax (071) 352-18-59
na podstawie mapy zasadniczej
Nr sekcji mapy 452.424.164; 452.424.212;
452.424.221;
układ współrzędnych płaskich: 1965
układ wysokości: Kronsztadt 60

Godto 452.424.221

	1	2	3	4	5	6	7	8
A								
B	X	X	X	X	X	X	X	X
C	X	X	X	X	X	X	X	X
D	X	X	X	X	X	X	X	X
E	X	X	X	X	X	X	X	X

Aktualizacja mapy została wyk.
w m-cu: styczeń 2016

Ryszard Belka
Geodeta Uprawniony
Zaśw. GUSZK 4844

GKK.6640.759.2015

Mapa w zakresie oznaczonym przerywaną linią może służyć do opracowania projektów technicznych uzgodnionych przez ZUDP
Niniejsza mapa została wykonana bez ustaleń obciążeń służebnościami gruntowymi

Poświadczam, że niniejszy dokument został opracowany w wyniku
prac geodezyjnych i kartograficznych, których rezultaty zawiera
opis techniczny wpisany do ewidencji materiałów państwowego
zasobu geodezyjnego i kartograficznego

Organ prowadzący państwowy zasób
geodezyjny i kartograficzny

Identyfikator ewidencyjny materiału
zasobu - opisu technicznego

Data wpisania opisu technicznego
do ewidencji materiałów zasobu

Imię, nazwisko i podpis osoby
reprezentującej organ

STAROSTA ŚREDZKI
Poznań 2016. 149
09.01.2016
MK-M. 01.2016
ZUP STAROSTY
Krzysztof Szpilewski
Wojewódzki Opcownik G. dezyjnych
i Kartograficznych - nr spr. 4079

SIĘĆ KANALIZACJI CIŚNIENOWEJ De180mm PE100 SDR17 - Lc=5592,1m (2817,2+2774,9)
SIEĆ PRZELIČANA DO REALIZACJI PRZEZ WYKONANIE I METODA PRZEZ WIERNI STEROWNOŚĆ Z ZASTOSOWANIEM BUR DYNAMICZNYCH

STUDIO PROJEKTOWO-WYKONAWCZE KlimaPOL Grażyna Biernacka
54-129 WROCLAW, ul. Bajana 17/9, tel. 607 633 246, gbiernacka.brzezina@gmail.com

TEMAT: ODCINEK SIECI KANALIZACJI SANITARNEJ, gmina Miękinia
dz. nr 434dr, 540dr, obręb: Miękinia,
dz. nr 205/3dr, 198dr, 200dr, 203dr, obręb: Źródła,
dz. nr 184/2dr, 183dr, obręb: Kadłub

INWESTOR: Zakład Usług Komunalnych Sp. z o.o.
55-330 Miękinia, ul. Willowa 18

CZERWIEC 2016 SANITARNA Stadium: P. BUDOWLANY Skala 1:1000

Tytuł rysunku: **PROJEKT ZAGOSPODAROWANIA TERENU - CZ.2** Nr rysunku:

Projektant:
mgr inż. Grażyna Biernacka
nr upr. 154/005/04

2/S