

woj. dolnośląskie
pow. średzki
jedn. ewid.021803_2 Miękinia
Obr. Kadłub
dz.152, 183;
Obr. Źródła
dz.198, 200, 203, 205/3,
221/2, 222/1, 226, 227/1,
238, 267/1, 268/1, 270/1;
Obr. Miękinia
dz.434;
ARK.11

MAPA DO CELÓW PROJEKTOWYCH
SKALA 1:1000
Wykonania przez:
Zakład Usług Geodezyjnych
Ryszard Belka
54-210 Wrocław, ul. Kwiska 41/18
NIP 894-103-01-38 Regon 930789720
tel. (071) 351-03-89, fax (071) 352-18-59
na podstawie mapy zasadniczej
Nr sekcji mapy 452.424.221;
układ współrzędnych płaskich: 1965
układ wysokości: Kronsztadt 60

	Godło 452.424.221							
	1	2	3	4	5	6	7	8
A								
B								
C								
D								
E								

Aktualizacja mapy została wyk.
w m-cu: styczeń 2016

Ryszard Belka
Geodeta uprawniony
Zaśw. GUCR 4844

CKK.6640.759.2015

Poświadczam, że niniejszy dokument został opracowany w wyniku
prac geodezyjnych i kartograficznych, których rezultaty zawiera
operat techniczny wpisany do ewidencji materiałów państwowego
zasobu geodezyjnego i kartograficznego

Organ prowadzący państwowy zasób
geodezyjny i kartograficzny

Identyfikator ewidencji materiału
zasobu - operatu technicznego

Data wpisania operatu technicznego
do ewidencji materiałów zasobu

Imię, nazwisko i podpis osoby
reprezentującej organ

STAROSTA ŚREDZKI

Poz. 2016-149

09 LUT. 2016


ML-M. 07. 2016

Z UP. STAROSTY

Krzysztof Szpilewski

Weryfikator Operatów Geodezyjnych
i Kartograficznych - nr wst. 4879

Mapa w zakresie oznaczonym przerywaną linią może służyć do opracowania projektów technicznych uzgodnionych przez ZUDP
Niniejsza mapa została wykonana bez ustaleń obciążeń służebnościami gruntowymi

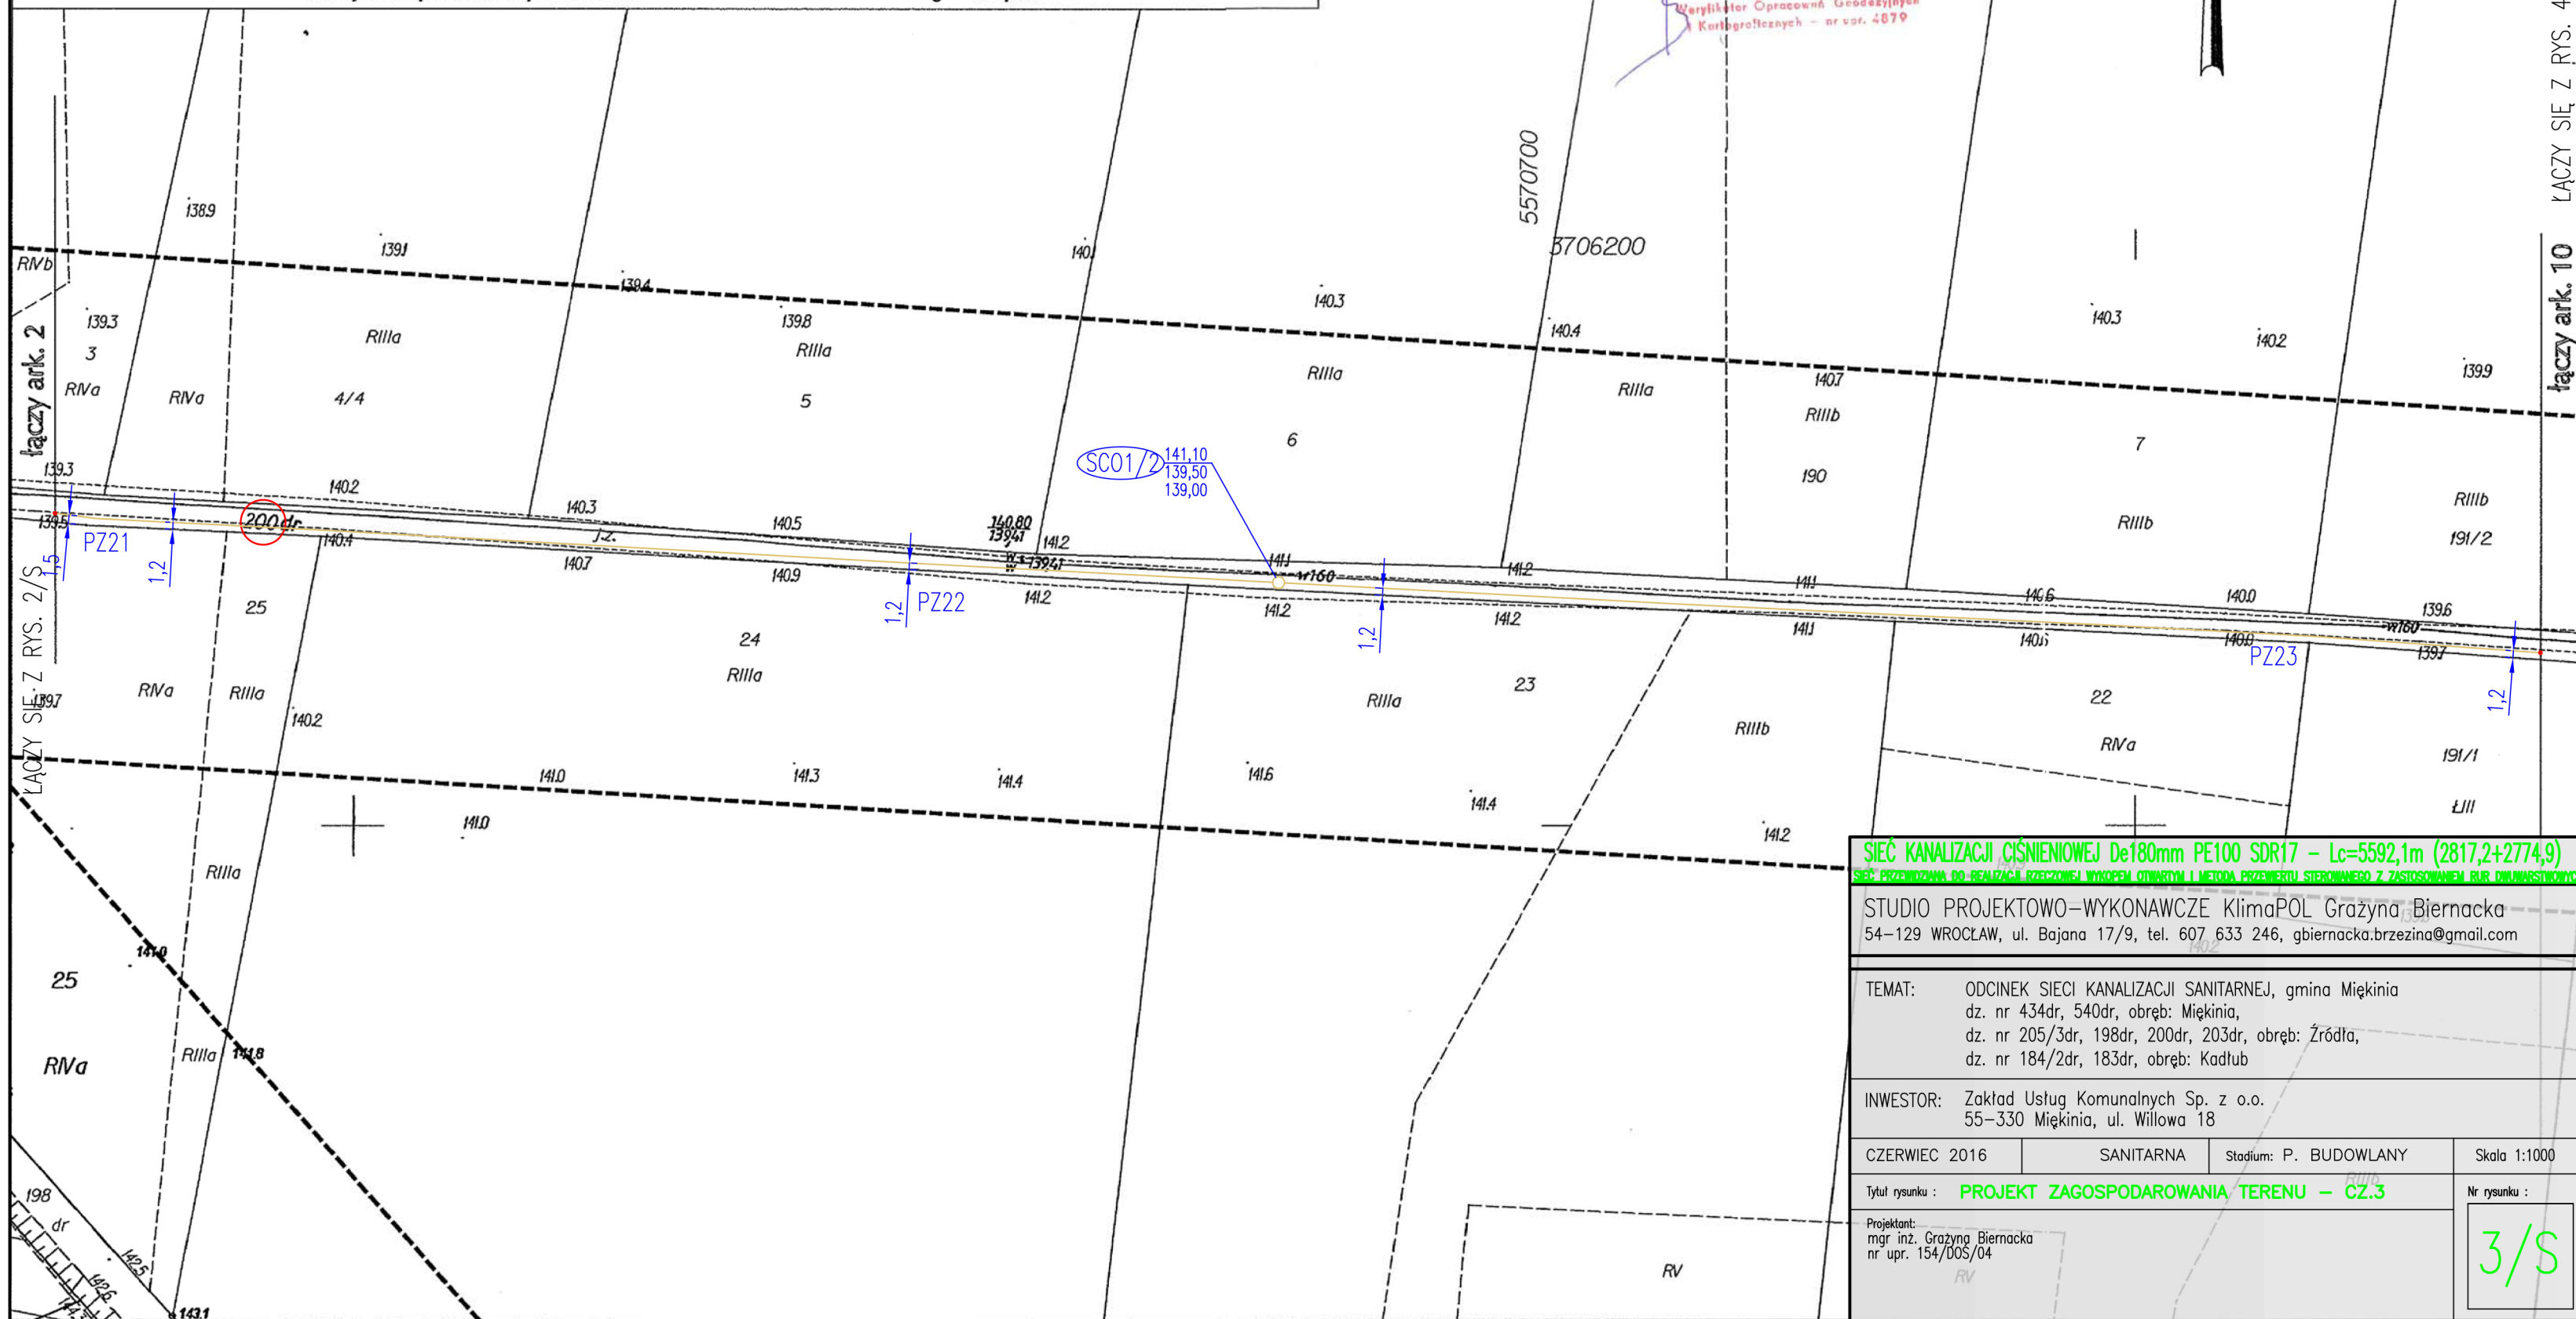

SIEĆ KANALIZACJI CIŚNIENIOWEJ De180mm PE100 SDR17 - Lc=5592,1m (2817,2+2774,9)

SIEĆ PRZEZNACZONA DO REALIZACJI PRZEKŁADNĄ WYKOPEM OTWARTYM I METODĄ PRZECIECIU SIĘKOWEGO Z ZASTOSOWANIEM RUR DILATAJONOWYCH

STUDIO PROJEKTOWO-WYKONAWCZE KlimaPOL Grażyna Biernacka
54-129 WROCLAW, ul. Bajana 17/9, tel. 607 633 246, gbiernacka.brzezina@gmail.com

TEMAT: ODCINEK SIECI KANALIZACJI SANITARNEJ, gmina Miękinia
dz. nr 434dr, 540dr, obręb: Miękinia,
dz. nr 205/3dr, 198dr, 200dr, 203dr, obręb: Źródła,
dz. nr 184/2dr, 183dr, obręb: Kadłub

INWESTOR: Zakład Usług Komunalnych Sp. z o.o.
55-330 Miękinia, ul. Willowa 18

CZERWIEC 2016 SANITARNA Stadium: P. BUDOWLANY Skala 1:1000

Tytuł rysunku: PROJEKT ZAGOSPODAROWANIA TERENU - CZ.3

Projektant:
mgr inż. Grażyna Biernacka
nr upr. 154/DOS/04

3/S

ŁĄCZY SIĘ Z RYS. 4/S
ŁĄCZY SIĘ Z RYS. 10