

D.Z.: 4321/2013

KERG: 2185-159/2013

Województwo: dolnośląskie

Powiat: średzki

Gmina: Miękinia

Obwód: Wilkszyn

Sekcja mapy: 453.313.093

Aktualizacja wykonana została w grudniu 2013r. przez:
03 LUT. 2014

MAPA DO CELÓW PROJEKTOWYCH SKALA 1:1000

1. Układ współrzędnych "1965/4"
2. Poziom odniesienia: "Kronsztadt 60".
3. Obszar aktualizacji oznaczono linią przerywaną.
4. Informacje o służebnościach gruntowych mających wpływ na zagospodarowanie gruntów, zlokalizowanych w granicach projektowanej inwestycji: nie badano.

arkusz 2 (2)


GeoKo
 GEODEZJA KOSZTORYSOWANIE
 Joanna Grabowska
 54-011 Wrocław, ul. Puszczyńska 54/6
 NIP 898-180-13-00 REGON 1432264512

inż. Grzegorz Grabowski
 geodeta
 Uprawnienia GGK nr 19611

Poświadczam, że niniejszy dokument został opracowany w wyniku prac geodezyjnych i kartograficznych, których rezultaty zawiera operat techniczny wpisany do ewidencji materiałów państwowego zasobu geodezyjnego i kartograficznego	
Organ prowadzący państwowy zasób geodezyjny i kartograficzny	STAROSTA ŚREDZKI
Identyfikator ewidencji i materiał zasobu - operatu technicznego	113,5
Data wpisania operatu technicznego do ewidencji materiałów zasobu	2014-02-13
ZAGOSPODAROWANIE REJONU POMPOWNI I ZBIORNIKÓW	ZUP STAROSTY

OBJAŚNIENIA PROJEKTOWANYCH OBIEKTÓW I SIECI

- 1 - ZBIORNIK WODOCIĄGOWY ŻELBETOWY
- 2 - KOMORA ZASUW ŻELBETOWA 2,0m x 3,0m
- 3 - POMPOWNIA WODY KONTENEROWA Q=60000
- 4 - STUDZIENKA NEUTRALIZACYJNA Ø1200 mm
- 5 - OGRÓDZENIE REJONU POMPOWNI I ZBIORNIKÓW
- 6 - BRAMA WJAZDOWA Z FURTKĄ
- 7 - DRUGA DOJAZDOWA I PLAC UTWARDZONY KOSZTORYSOWANĄ
- 8 - ZIELEŃ

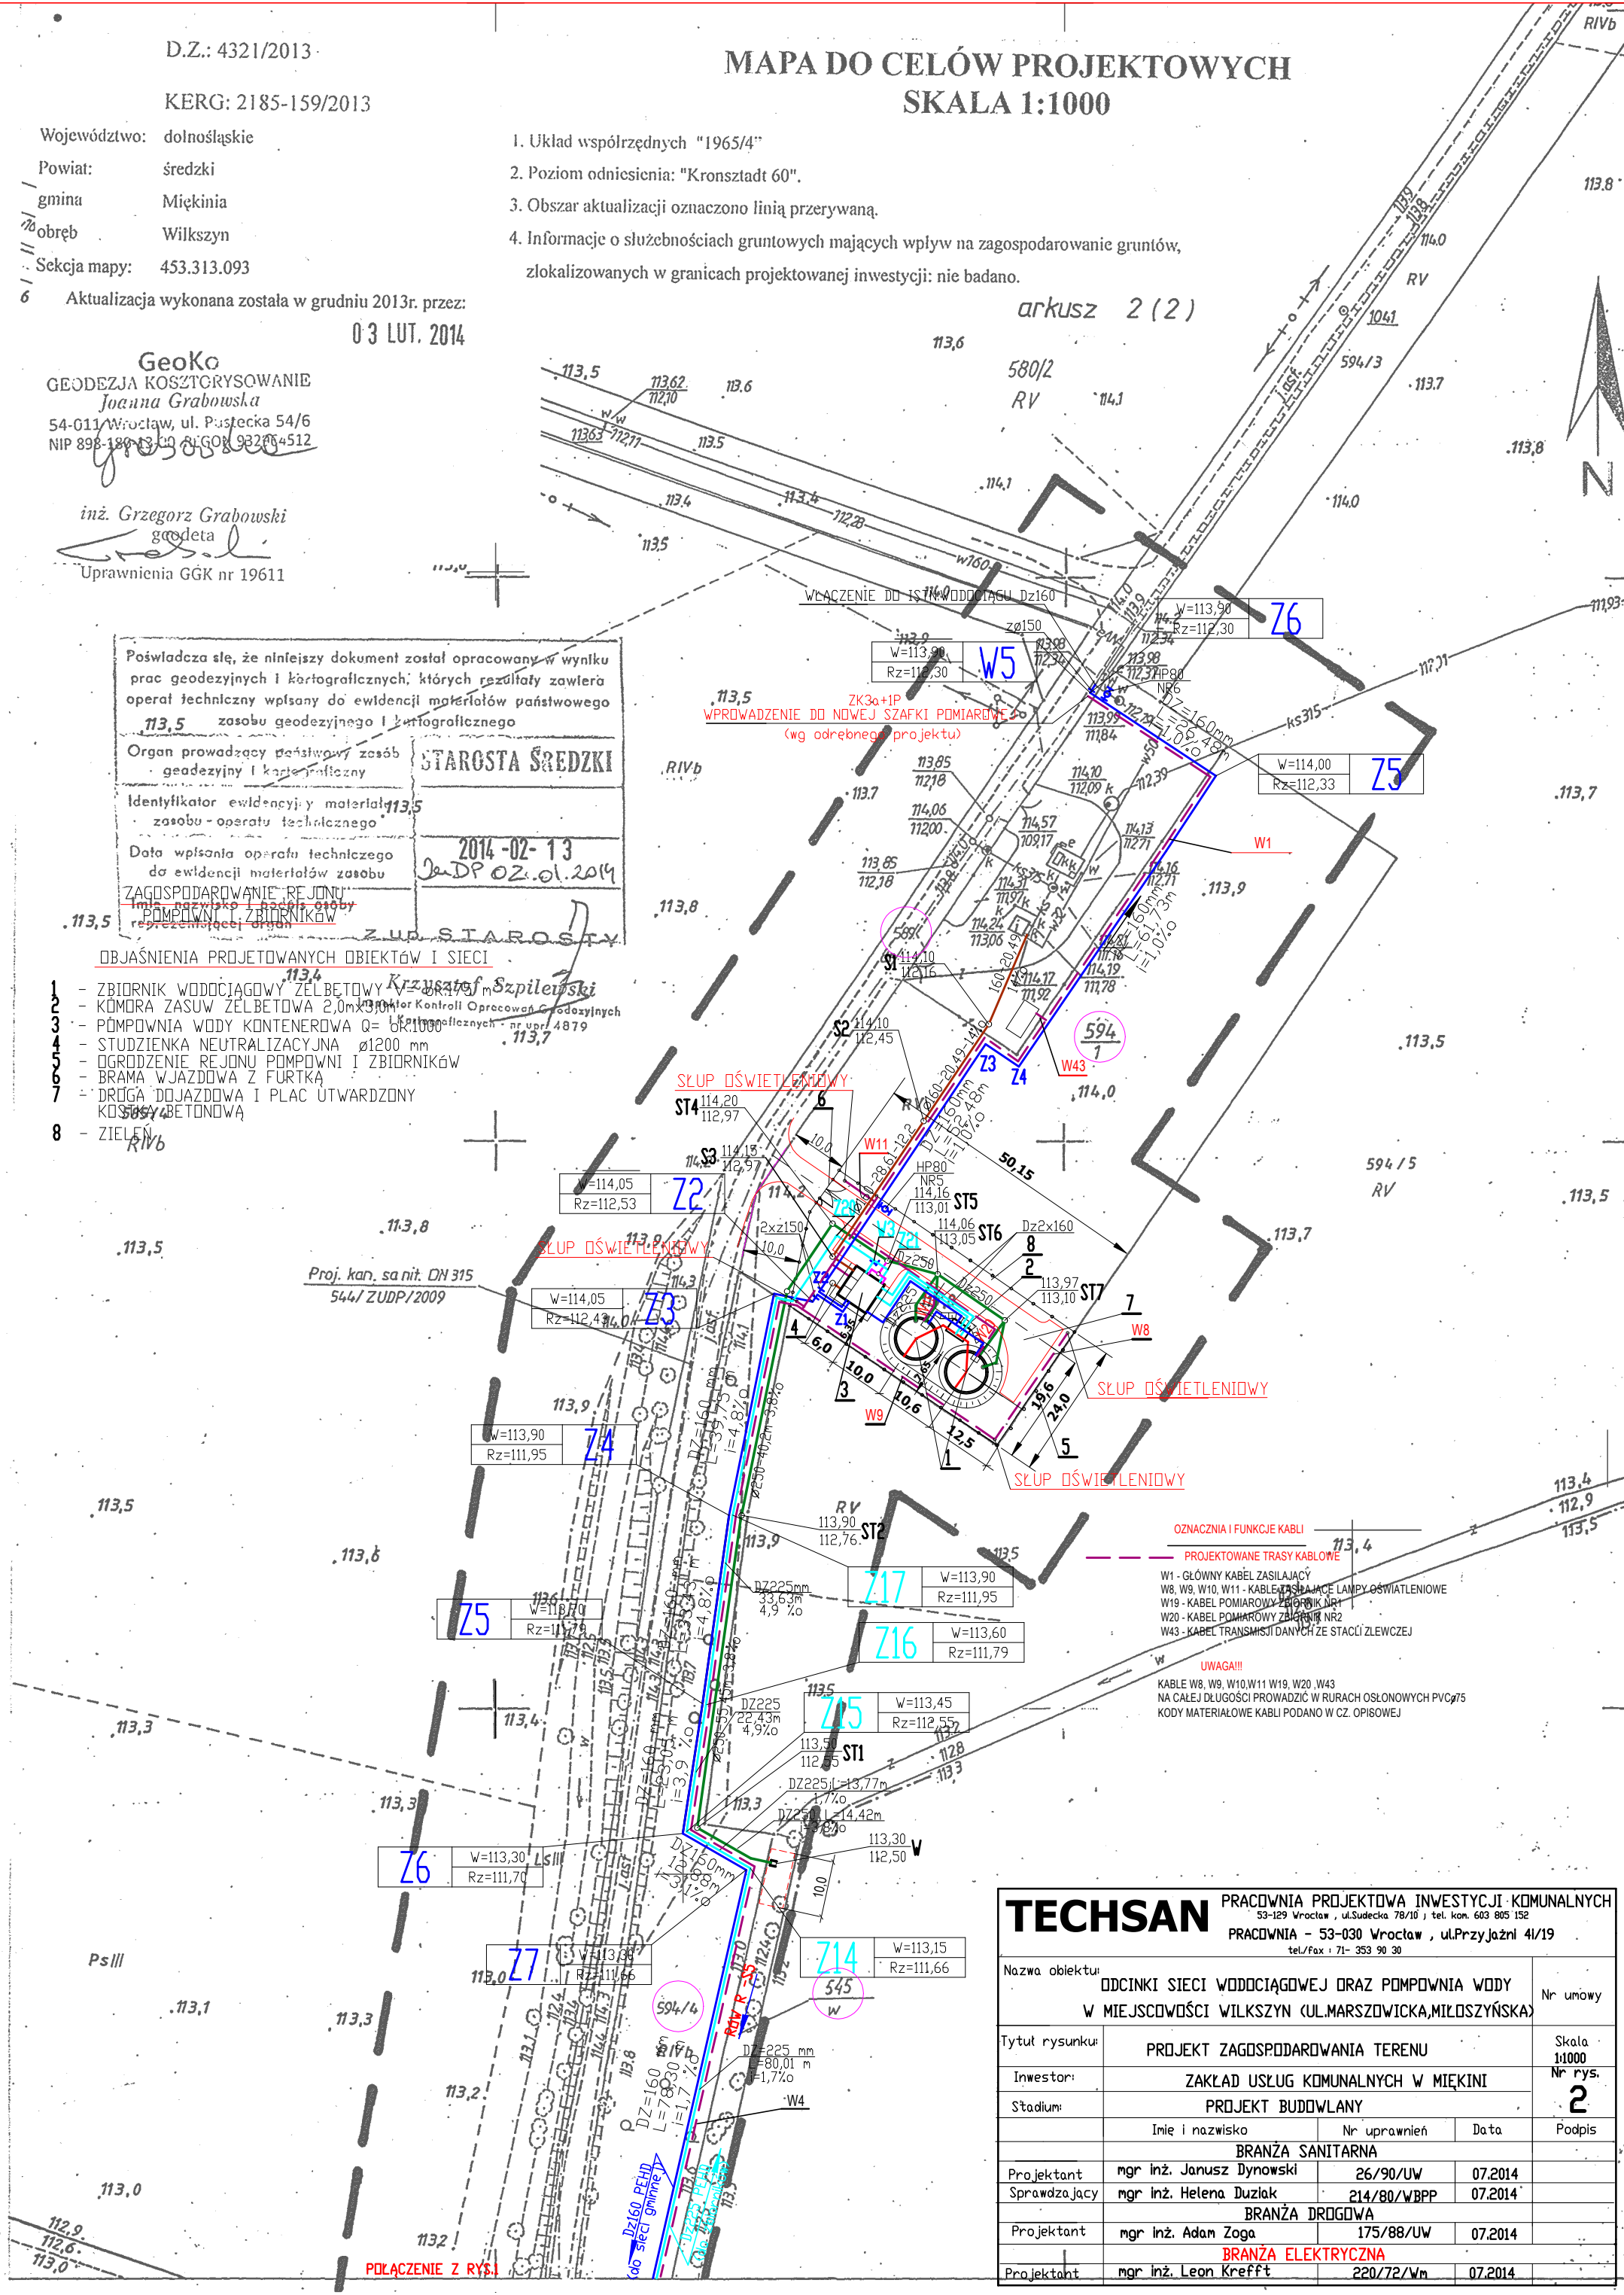

TECHSAN			
PRACOWNIA PROJEKTOWA INWESTYCJI KOMUNALNYCH 53-129 Wrocław, ul. Sudecka 78/10 tel. kom. 603 805 152			
PRACOWNIA - 53-030 Wrocław, ul. Przyjaźni 41/19 tel./fax +71- 353 90 30			
Nazwa obiektu:	ODCINKI SIECI WODOCIĄGOWEJ DRĄŻ POMPOWNIA WODY W MIEJSCOWOŚCI WILKSZYN (UL. MARSZOWICKA, MIŁOSZYŃSKA)		Nr umowy
Tytuł rysunku:	PROJEKT ZAGOSPODAROWANIA TERENU		Skala 1:1000
Inwestor:	ZAKŁAD USŁUG KOMUNALNYCH W MIĘKINI		Nr rys. 2
Stadium:	PROJEKT BUDOWLANY		
BRANŻA SANITARNA			
Projektant	mgr inż. Janusz Dynowski	26/90/UW	07.2014
Sprawdzający	mgr inż. Helena Duziak	214/80/WBPP	07.2014
BRANŻA DROGOWA			
Projektant	mgr inż. Adam Zoga	175/88/UW	07.2014
BRANŻA ELEKTRYCZNA			
Projektant	mgr inż. Leon Krefft	220/72/Wm	07.2014